





 



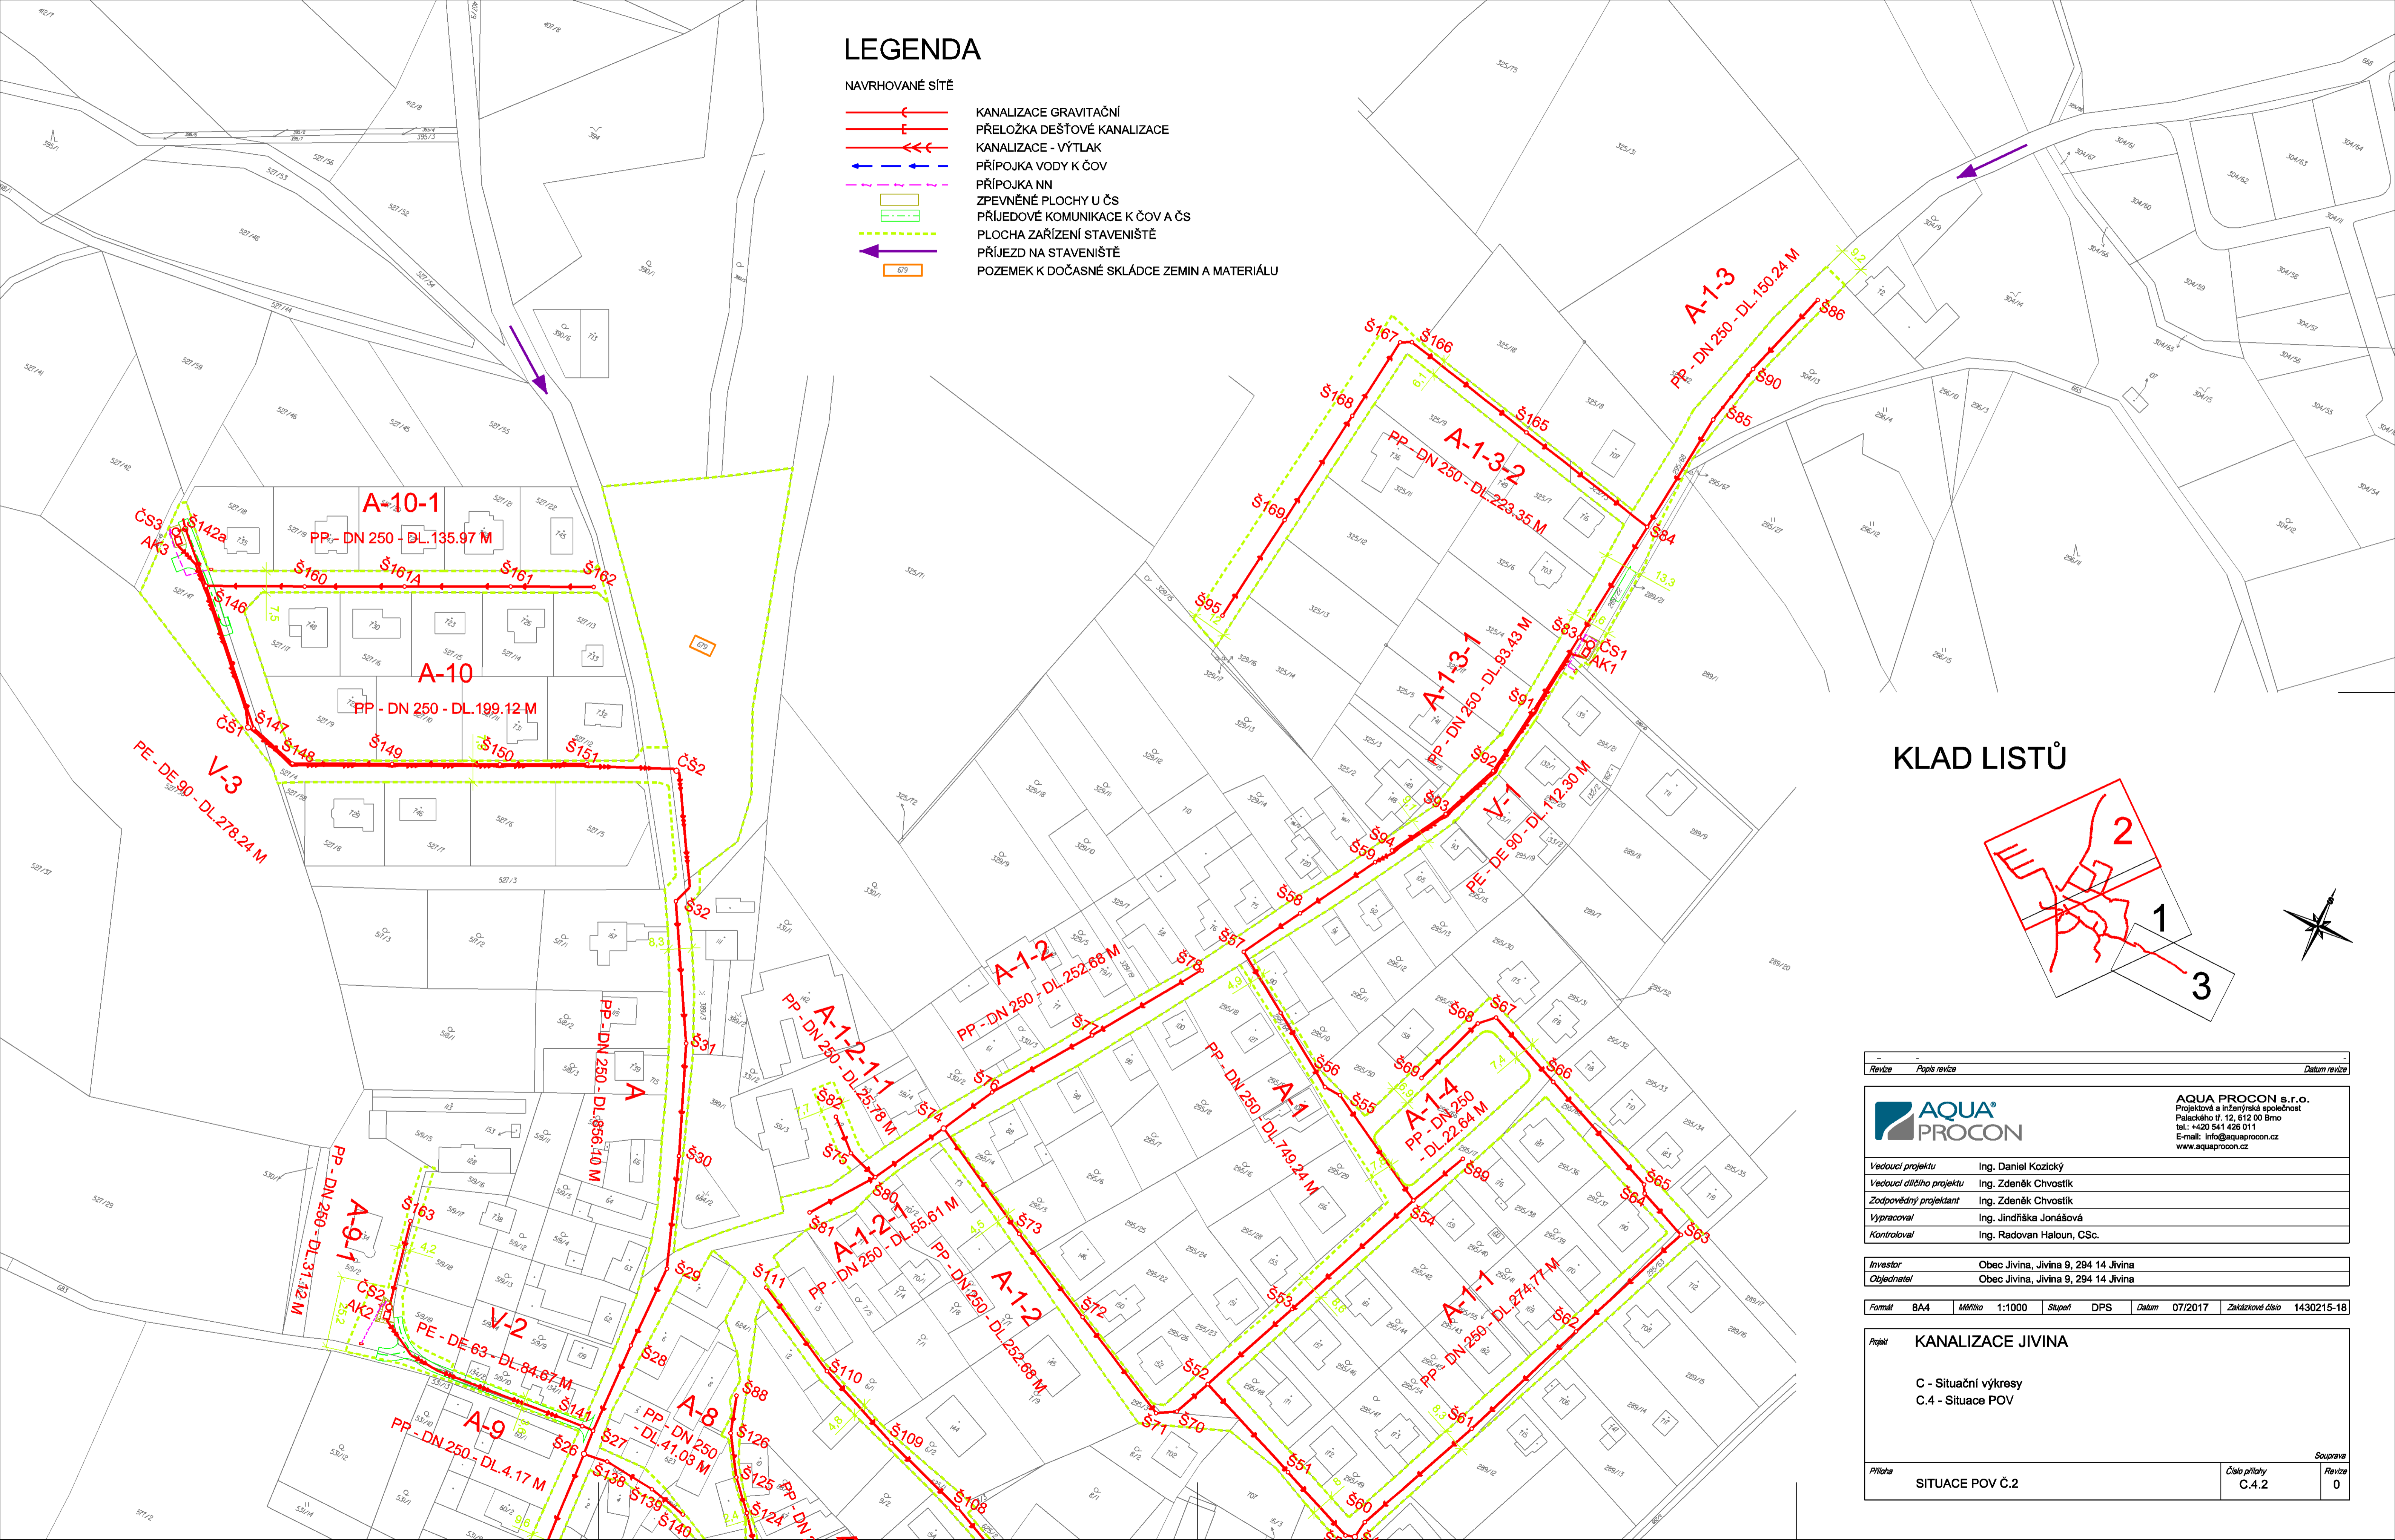



LEGENDA


NAVRHOVANÉ SÍTĚ

-  KANALIZACE GRAVITAČNÍ
-  PŘELOŽKA DEŠTOVÉ KANALIZACE
-  KANALIZACE - VÝTLAK
-  PŘÍPOJKA VODY K ČOV
-  PŘÍPOJKA NN
-  ZPEVNĚNÉ PLOCHY U ČS
-  PŘÍJEDOVÉ KOMUNIKACE K ČOV A ČS
-  PLOCHA ZAŘÍZENÍ STAVENIŠTĚ
-  PŘÍJEZD NA STAVENIŠTĚ
-  POZEMEK K DOČASNÉ SKLÁDCE ZEMIN A MATERIÁLU



KLAD LISTŮ

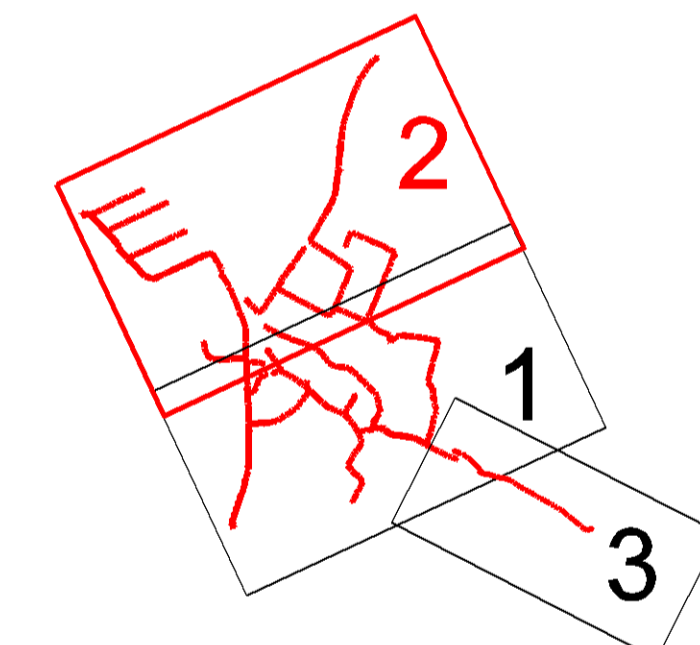

Revize	Popis revize	Datum revize
		
Vedoucí projektu Ing. Daniel Kozický Vedoucí dílčího projektu Ing. Zdeněk Chvoštík Zodpovědný projektant Ing. Zdeněk Chvoštík Vypracoval Ing. Jindřiška Jonášová Kontroloval Ing. Radovan Haloun, CSc.		AQUA PROCON s.r.o. Projektové a inženýrská společnost Palackého tř. 12, 612 00 Brno tel.: +420 541 426 011 E-mail: info@aquaprocon.cz www.aquaprocon.cz
Investor Obec Jivina, Jivina 9, 294 14 Jivina Objednatel Obec Jivina, Jivina 9, 294 14 Jivina		
Formát	BA4	Měřítko 1:1000
Stupeň	DPS	Datum 07/2017
Zakázkové číslo	1430215-18	
Projekt KANALIZACE JIVINA C - Situační výkresy C.4 - Situace POV		
Příloha	SITUACE POV Č.2	Číslo přílohy C.4.2 Revize 0 Souprava 0